


Układ instalacji elektrycznej
RZUT PIWNICY POD STOŁÓWKĄ
SKALA: 1:100

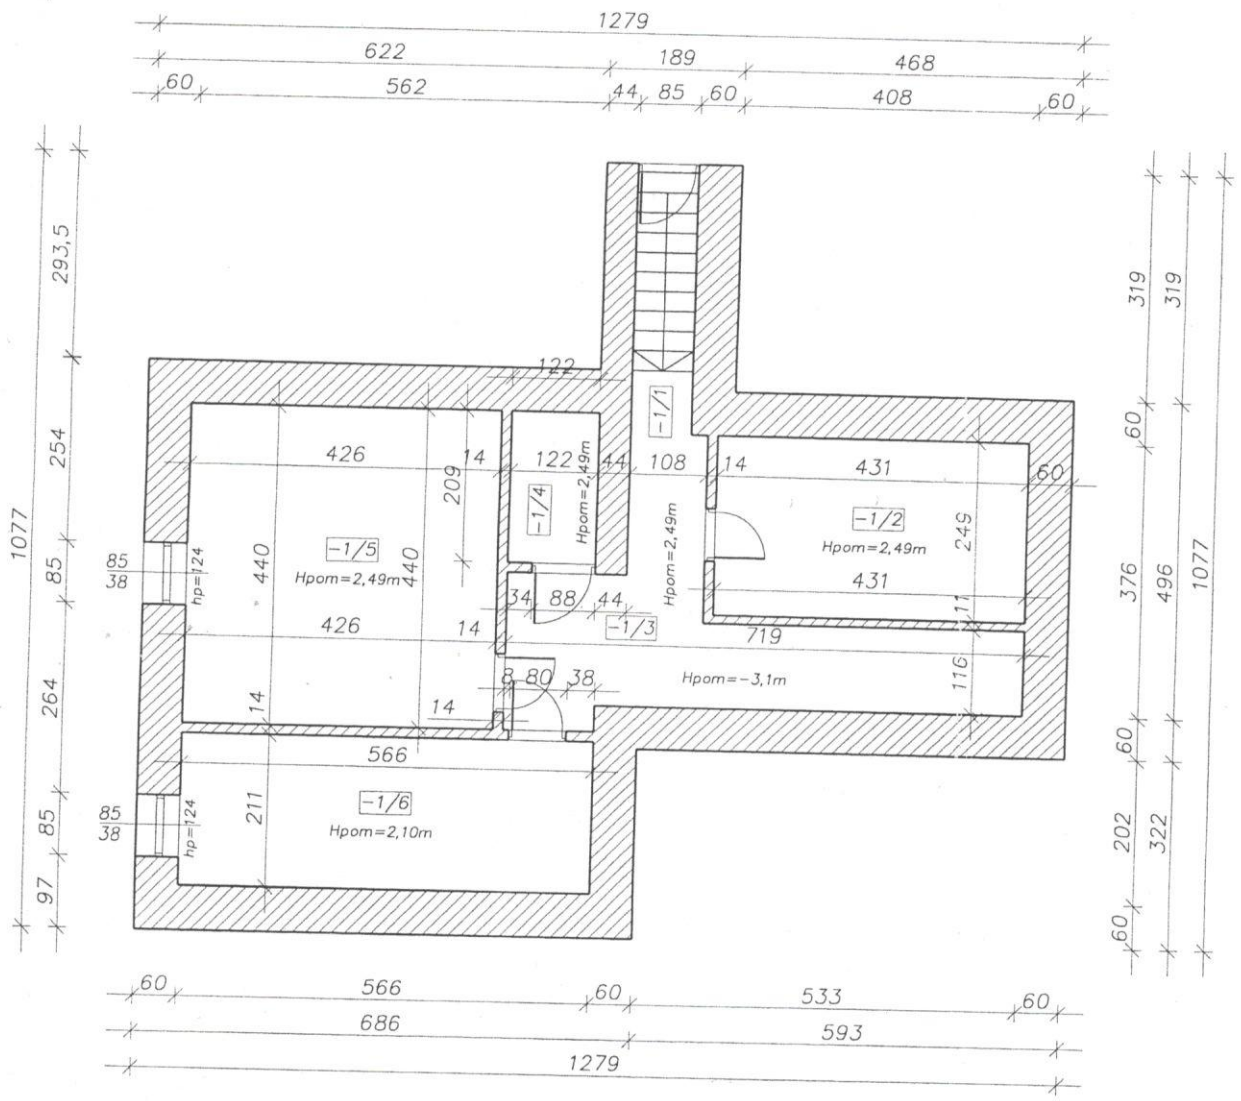

RZUT PIWNICY POD KLATKĄ SCHODOWĄ
SKALA: 1:100

